


Ведомость узлов установок электрического оборудования на плане расположения

Поз.	Обозначение	Наименование	Кол.	Примеч.
-	5.407-142	Установка распределительных щитов и распределительных шкафов		
-	5.407-112	Установка щитка освещения на стене		
-	5.407-83	Установка теплых розеток		
-	5.407-150	Прокладка проводов и кабелей в трубах		

ЭКСПЛИКАЦИЯ ПОМЕЩЕНИЙ

Номер помещения	Наименование	Площадь, м ²	Кат. помеще-ния
1	Коридор		
2	Санузел		
3	Преддушевая		
4	Душевая		
5	Гардеробная		
6	Комната уборочного инвентаря		
7	Коридор		
8	Комната приема пищи		
9	Кабинет		
10	Мастерская		
11	Коридор		
12	Кладовая		
13	Мастерская		
13	Мастерская		
14	Электрощитовая	В4	
15	Кладовая		
16	Мастерская		
17	Мастерская		
18	Мастерская		
19	Топочная (существующая)		
20	Мастерская		
21	Кладовая		
22	Кладовая		
23	Мастерская		
24	Мастерская		

1. Строительная часть показана условно
2. Проходы кабелей сквозь стены помещений выполнять в отрезках стальных труб с уплотнением составом УС165.
3. Монтаж электрооборудования выполнять после монтажа всех трубопроводов.
4. Длину трасс перед нарезкой уточнить.
5. Силовой кабель проложить с запасом L=1м
6. Проложить кабель электроосвещения совместно с силовым кабелем питания в коробе ПВХ (негорючий)

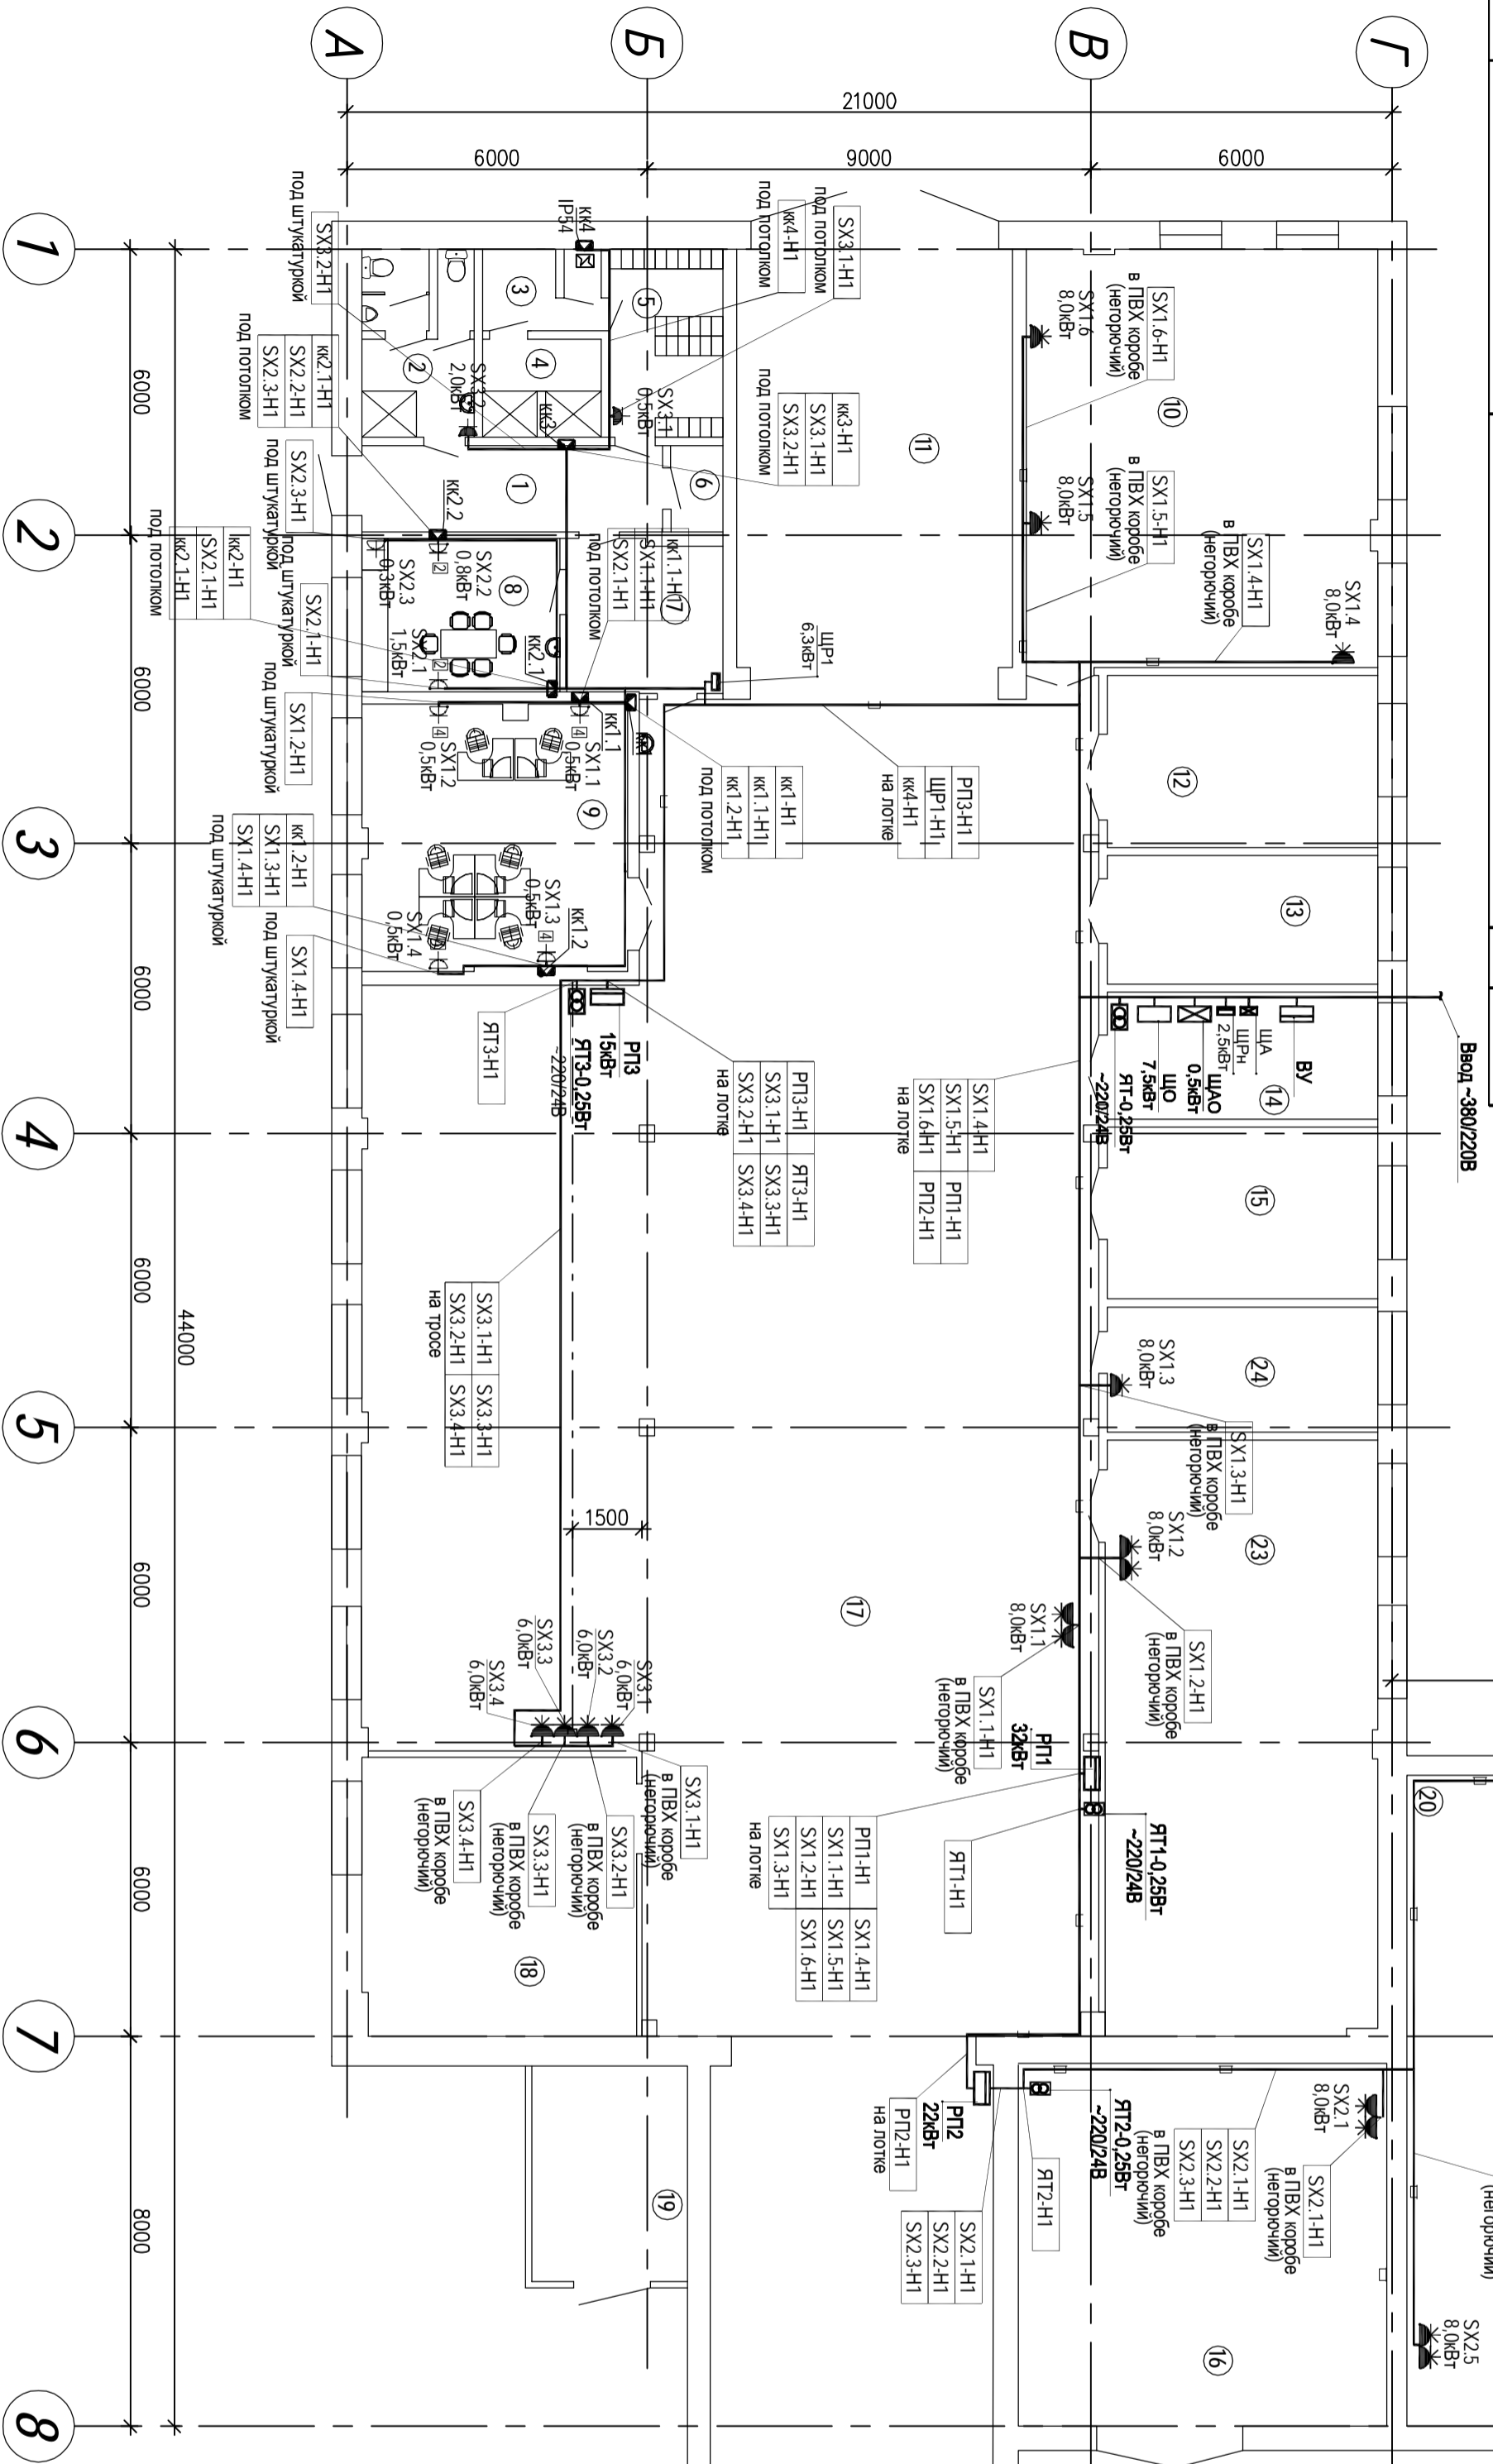

Условные обозначения, не установленные государственными стандартами:

- Щиток силовой распределительный
- открытая силовая розетка IP44
- скрытая силовая розетка IP20
- силовая клеммная коробка
- прокладка кабелей в ПВХ коробе
- прокладка кабелей в лотке

Согласовано:

Инва. N подл.	Подпись и дата	Взам. инв. N

03/15/7-04-ЭМ

Электроснабжение механической мастерской в г. г. Лугавая Слобода, Минского района, Минской области

Имя	Колл.	Лист	№ док	Подпись	Дата	Стадия	Лист	Листов
ГИП	Прокляччик				03.15	С	9	
Гл. спец.	Прокляччик				03.15			

План расположения электрооборудования и прокладки электрических сетей ИП Прокляччик А.С. г. Минск

Формат А2